

# COMUNE DI CARPEGNA

PROVINCIA DI PESARO E URBINO

UFFICIO TECNICO LL.PP.

LAVORI DI RIQUALIFICAZIONE E STRAORDINARIA MANUTENZIONE DEL COMPLESSO SPORTIVO POLIFUNZIONALE SITO IN VIA RIO MAGGIO NEL COMUNE DI CARPEGNA

DITTA: COMUNE DI CARPEGNA

Carpegna il 14/06/2017

COMUNE DI CARPEGNA



COLLABORAZIONE  
GEOM. SANVI MARCO

UFFICIO TECNICO LL.PP.  
Il Responsabile dell'Area Tecnica  
ARCH. ANDREA BRISCIOTTI



STATO DI PROGETTO  
PLANIMETRIA - SEZIONE  
Scale 1: 100

Tav. **2**

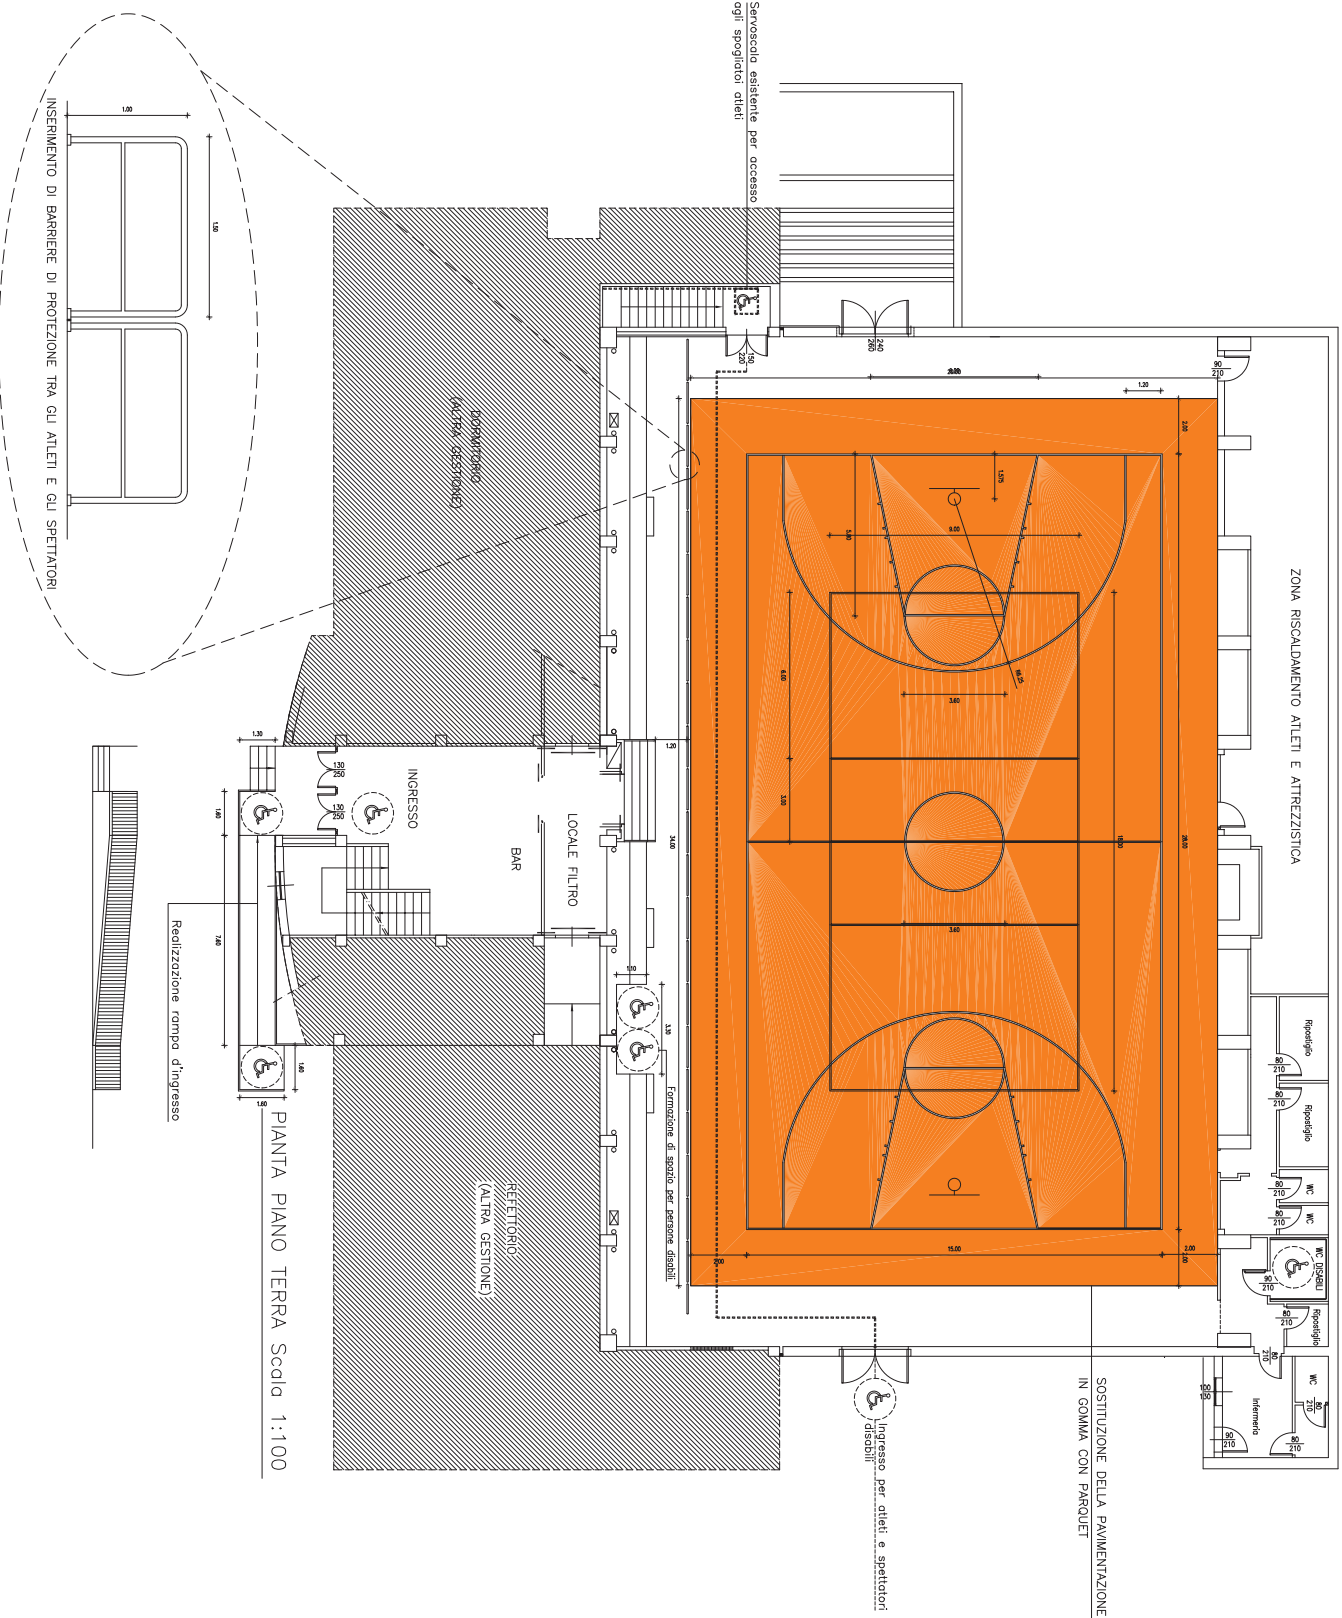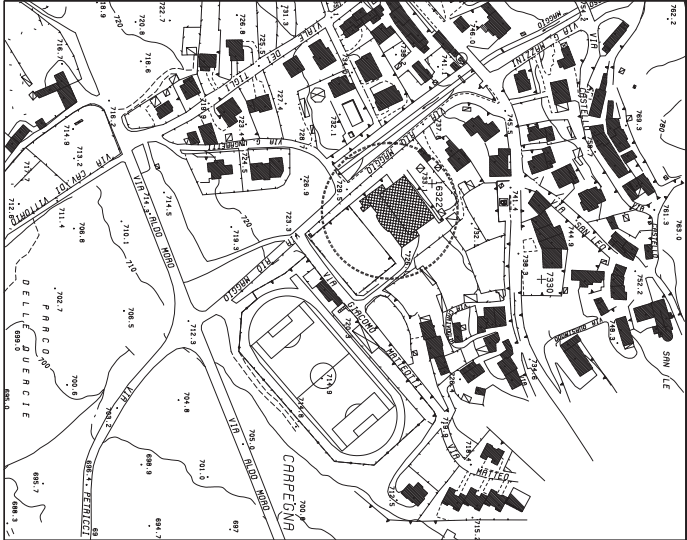

Servereste esistente per accesso  
ogni spogliatoi atleti

SOSTITUZIONE DELLA PAVIMENTAZIONE  
IN GOMMA CON PARQUET

PIANTA PIANO TERRA Scdia 1:100